


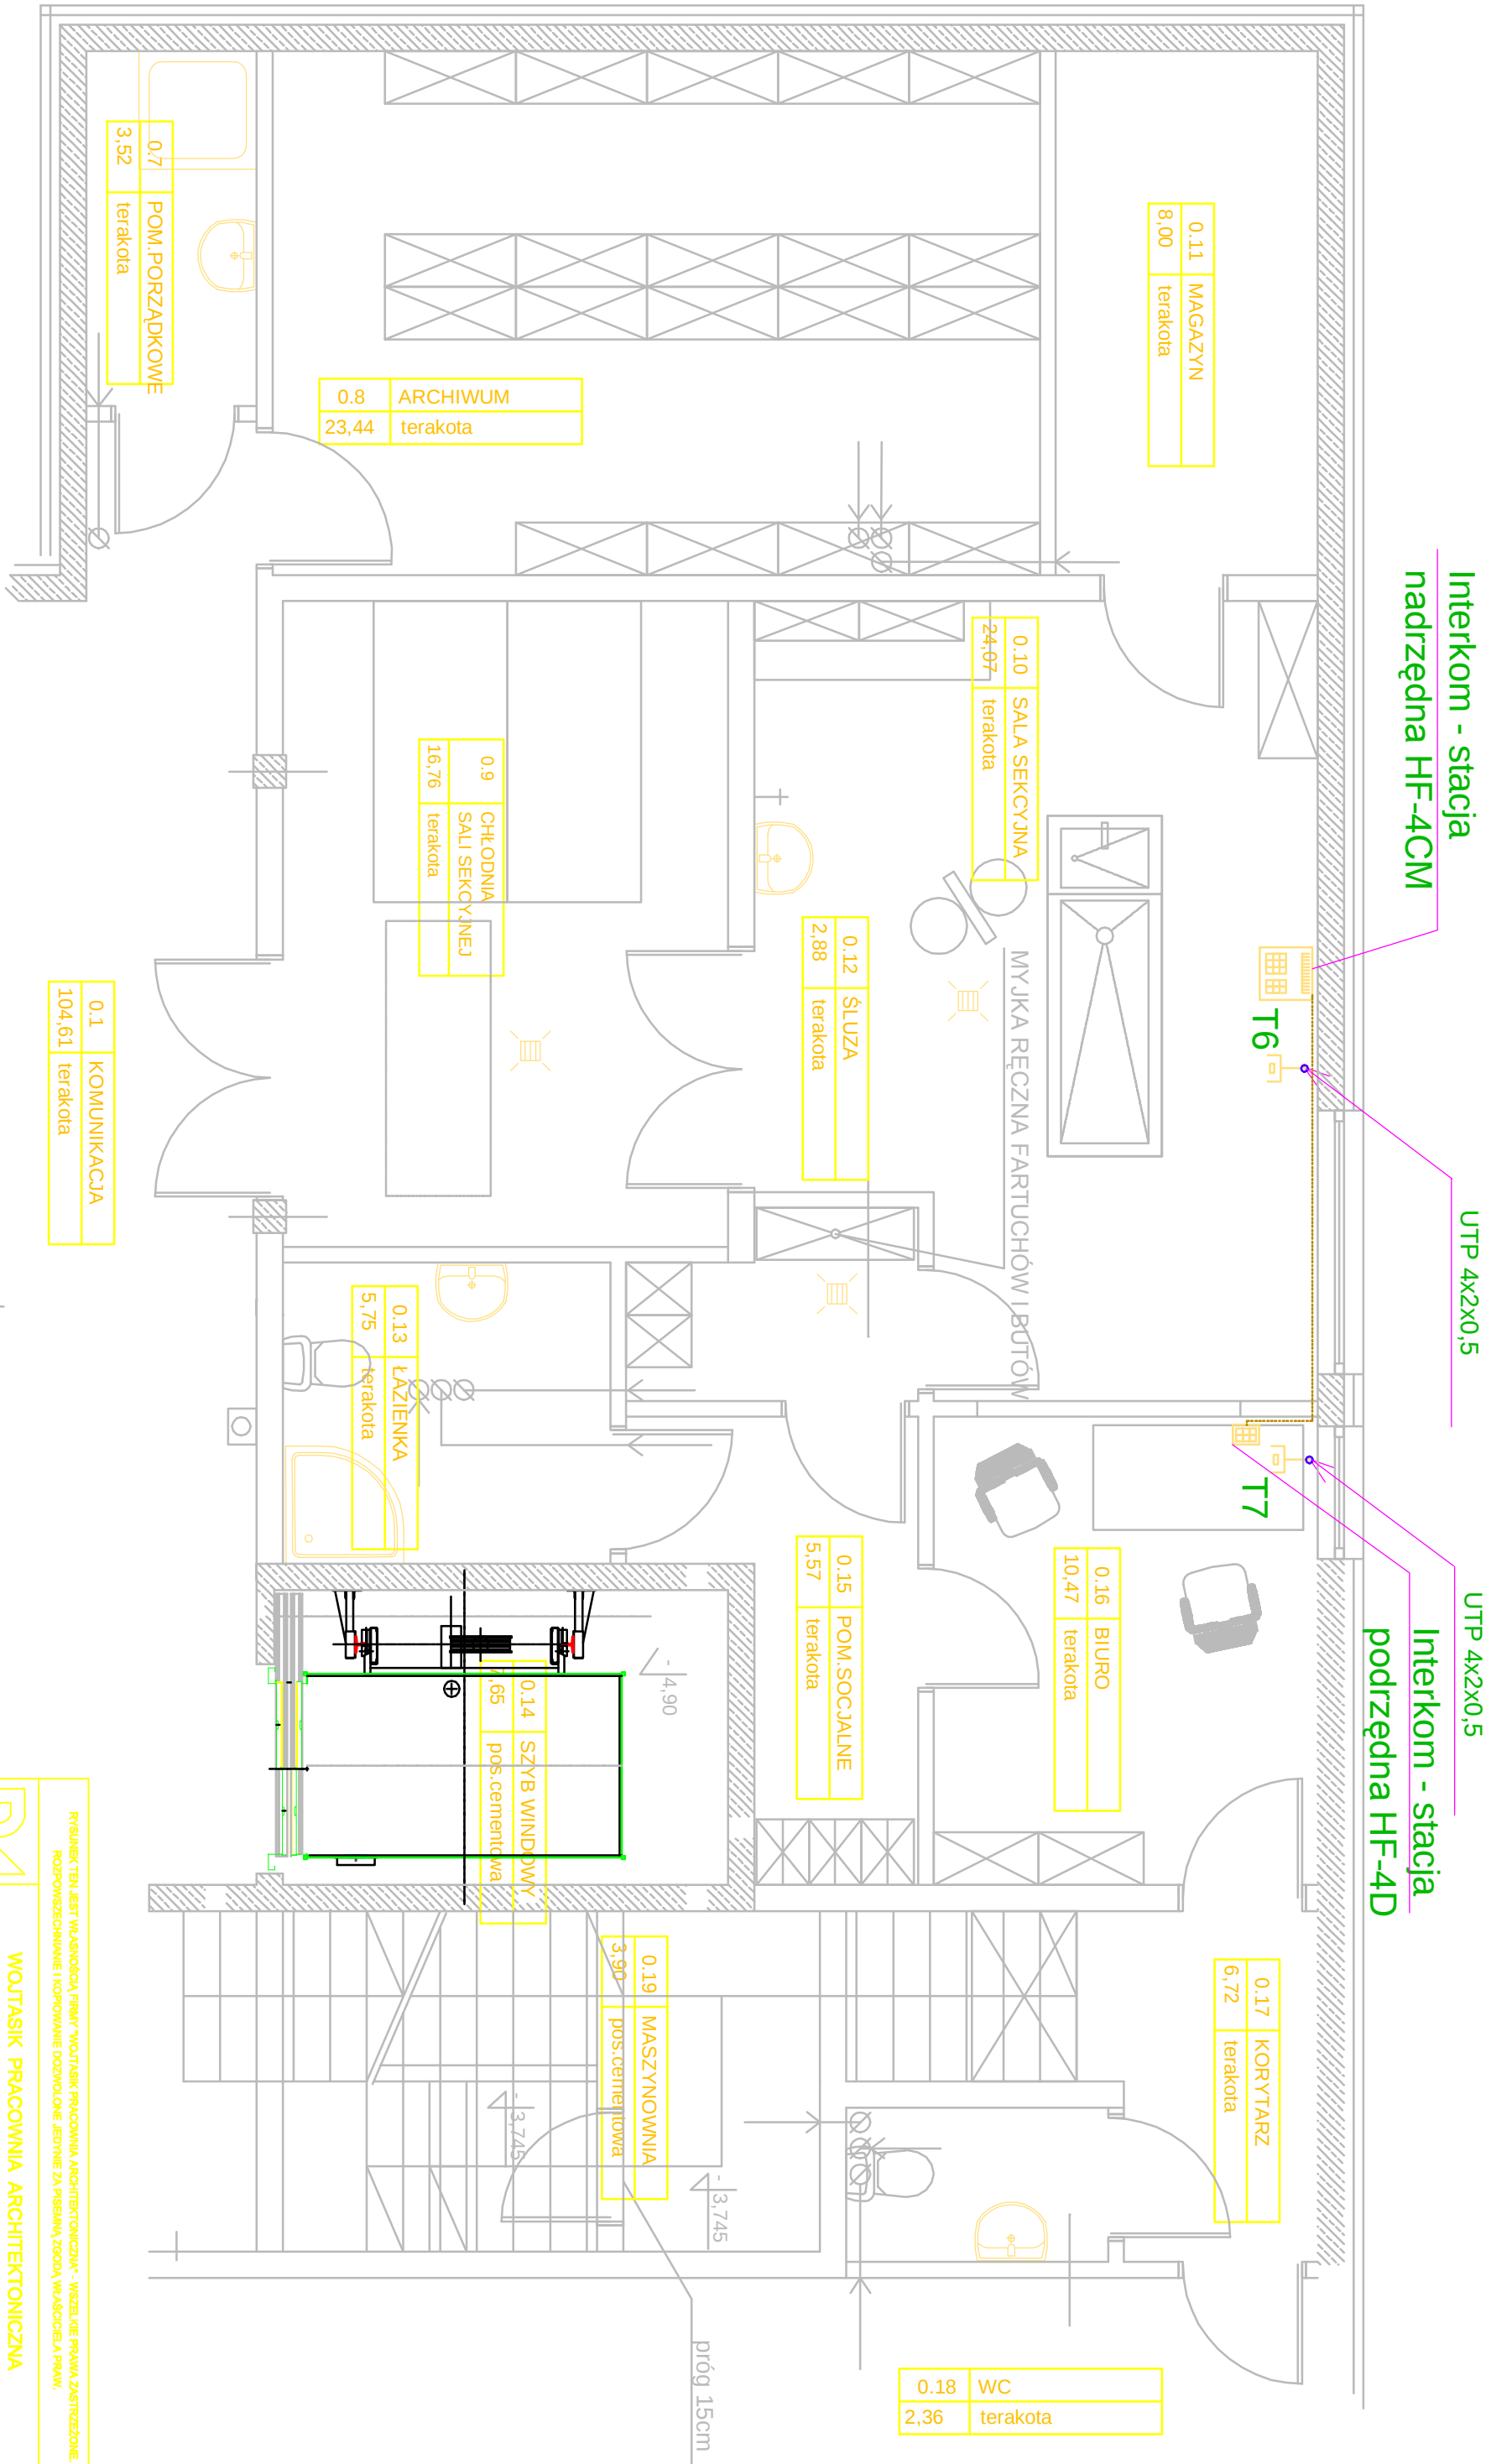

RZUT PIWNICY 1:50

RYSUNEK TEN JEST WŁASNOŚCIĄ FIRMY "WOLTASIK PRACOWNIA ARCHYTEKTONICZNA" - Wszelkie prawa zastrzeżone. Rozpowszechnianie i kopiowanie bez pozwolenia jest surowo zabronione. Wszelkie prawa.		WOLTASIK PRACOWNIA ARCHYTEKTONICZNA UL. BYDGOSKA 153, 64 - 920 PIŁA NIP: 764 - 138 - 52 - 10 REGON: 300054802 TEL. 067 - 212 - 86 - 80 FAX: 067 - 212 - 03 - 75	
OBIEKT	DOM PRZEDPOGRZEBOWY NA CMENTARZU KOMUNALNYM W PIŁE	BRANŻA	
INWESTOR	ZARZĄD DRÓG I ZIELENI W PIŁE	E.	
TEMAT	RZUT PIWNICY - INSTALACJA TELEFONICZNA I INTERKOMOWA		
PROJEKTOWAŁ: mgr inż. JERZY BIRULA UPR. BUD. NN - 834518182 projektant branży elektrycznej w pełnym zakresie		OPRACOWAŁ: mgr inż. PIOTR KONIECZNY UPR. BUD. NR 21/P/98 projektant branży elektrycznej w pełnym zakresie	SKALA 1:50
NR DOKUMENTU	STADIUM	DATA	REWIZJA
7/2008	PB	02.2008	-
		NR RYSUNKU	13