


la 1:500

Faziz KOW

miejscowość i adres siedziby wykonawcy mgr inż. Jarosław Wągiel 64-420 Pila, ul. Sienkowskiego 18b	R/S: tel.: +48 731 05 07 16 e-mail: wagiel@wp.pl
Pozostawa ul. Podgórnego Złych, budowa ciągu pieszo - rowerowego oraz oświetlenia parkowego (organizacji wzburzeń)	
Inwestor: Gmina Pila, Pl. Śleszcza 10, 64-920 Pila	R/S:
Przebieg:	
Rysunek: Projekt zagospodarowania terenu	Skala 1:500 daty: 07.2015
Branża: drogowca	
Projektant: RADZIŚLAW OCKONOMICZ ulpr. nr ULAN-S846131/IBS	Sprawdził:
Branża: sanitarna:	
Projektant: mgr inż. Grzegorz Ruchniewicz ulpr. nr MKOPJ/K43POOS/I72	Sprawdził:

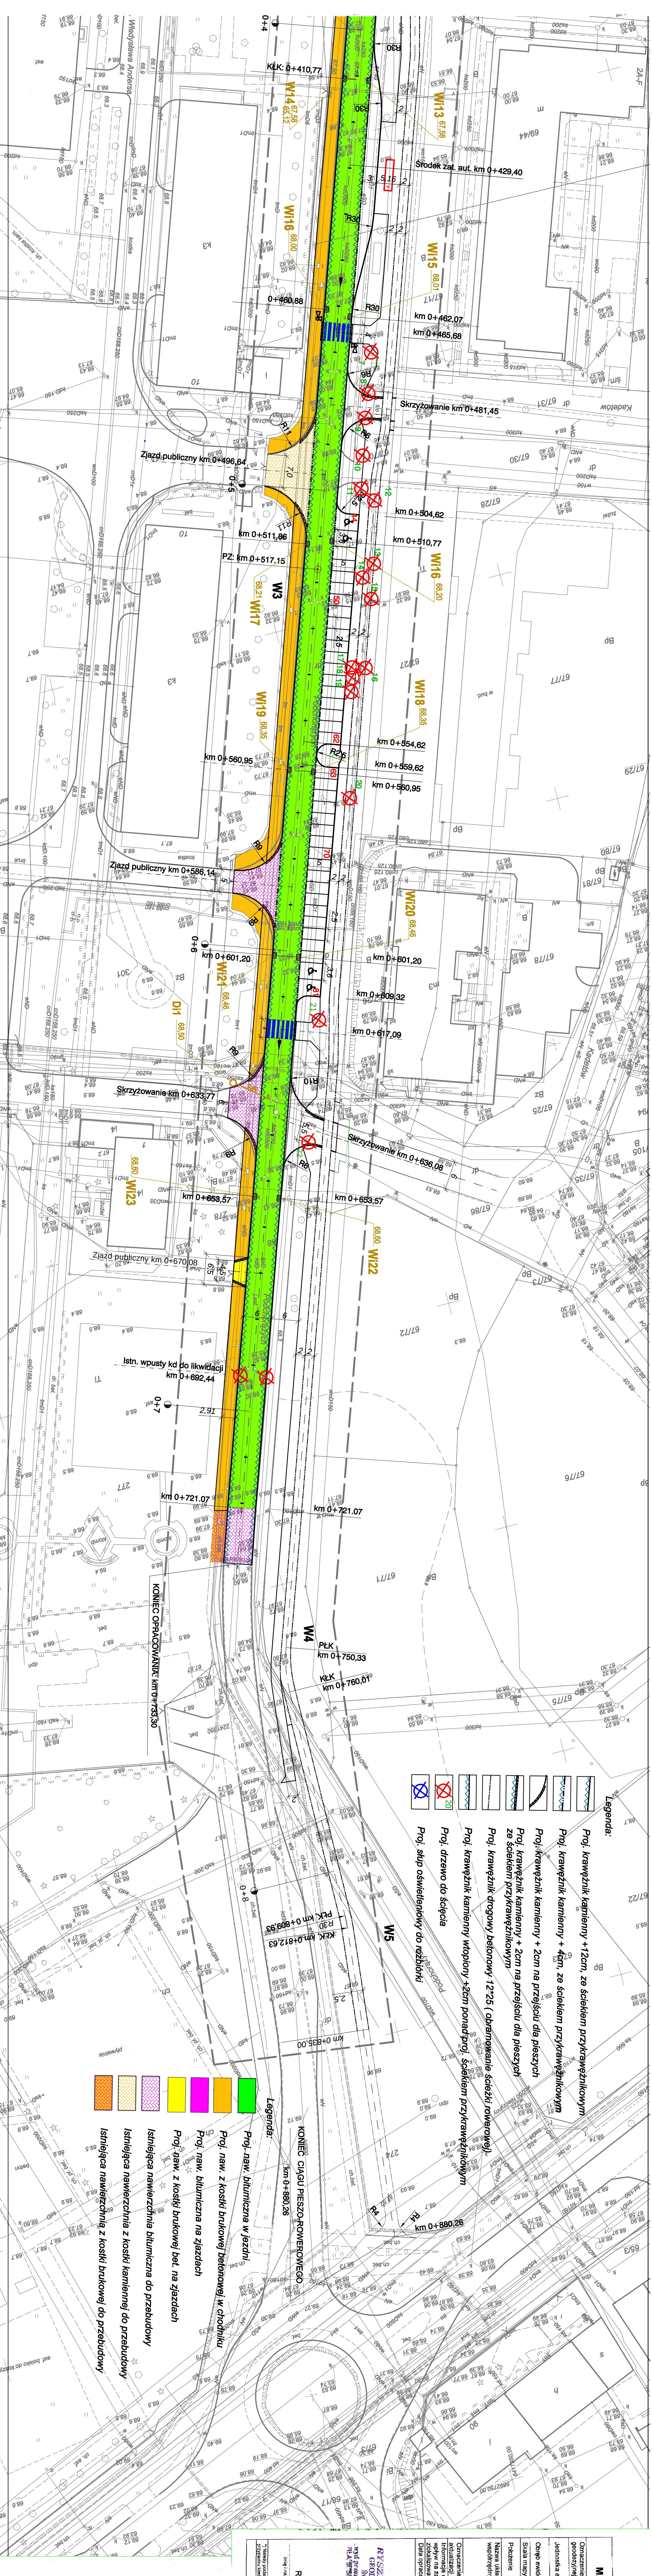

Legenda:

- Proj. krawężnik kamienny +12cm, ze ściekiem przykrawężnikowym
- Proj. krawężnik kamienny +4cm, ze ściekiem przykrawężnikowym
- Proj. krawężnik kamienny +2cm na przejściu dla pieszych
- Proj. krawężnik kamienny +2cm na przejściu dla pieszych ze ściekiem przykrawężnikowym
- Proj. krawężnik drogowy betonowy -12-25 (obraczanie ścieżki powowej)
- Proj. krawężnik kamienny wtopiony +2cm ponad proj. ściekiem przykrawężnikowym
- Proj. drzewo do sięgania
- Proj. słup oświetleniowy do rozdzielni

MAPA DO CELÓW PROJEKTOWYCH	
Oznaczenie harmonijnego zgłoszenia pracy geodetycznej	DZ 2659/2013 KENG/27-1/12/13
Jednostka wykonawcza	biuro nazwa adres telefon
Ciepło wentylacyjny	Płuk
Słota masy	1.500
Nazwa ulicy	ul.Podchorążych
Data wykonania	2000/18
Przebiegiem pasażów	dzielnica 75
Nazwa ulicy	2200/18
współrzędnych	sekcja
	6.194.10.1431
	6.194.10.1431
	Konstrukt
Oznaczenie granic obszaru, który był przedmiotem realizacji, sąsiadujących z tym samym miejscem, który nie został oparty na zapisach technicznych, które zostały zawarte w warunkach pol. inwestycji	Nie wykonano wpływu na zaopatrzenie gminne zaopatrzeniowe w warunkach pol. inwestycji
Data opracowania mapy	08.05.2013

[illegible]