


 
Arkusz 2

Projekt
zagospodarowania terenu

Przebudowa ul. Podchorążych

Skala 1:500

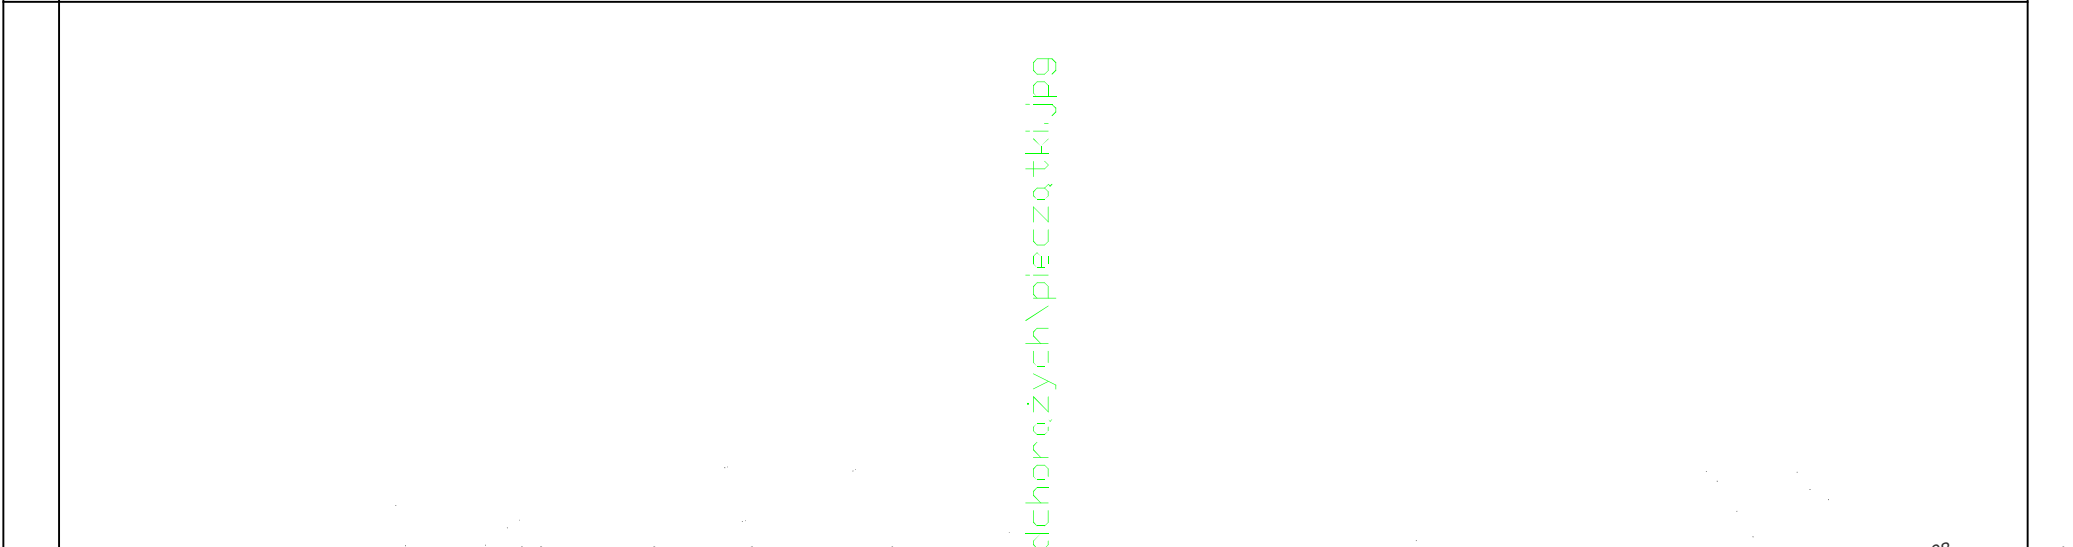

	mgr inż. Jarosław Wągiel 64-920 Pila, ul. Śniadeckich 65b e-mail: jwagiel@wp.pl		Rys. nr 1
	tel. + 48 791 05 07 16 e-mail: jwagiel@wp.pl		
Przebudowa ul. Podchorążych, budowa ciągu pieszo - rowerowego oraz oświetlenia parkowego i sygnalizacji wzdłużnej Pila, powiat pilski			
Projekt:	Inwestor: Gmina Pila, Pl. Staszica 10, 64-920 Pila		
Rysunek:	Projekt zagospodarowania terenu	Skala 1:500	data: 07.2013 r.
Branża: drogowa			
Projektował: RADZIŚLAW OCZKOWICZ upr. nr UAN-8345/1371/89	podpis	Sprawdził:	podpis
Branża sanitarna:			
Projektował: mgr inż. Grzegorz Rodziejewicz upr. nr WKP/0143/POOS/12	podpis	Sprawdził:	podpis